



RZUT PIĘTRA

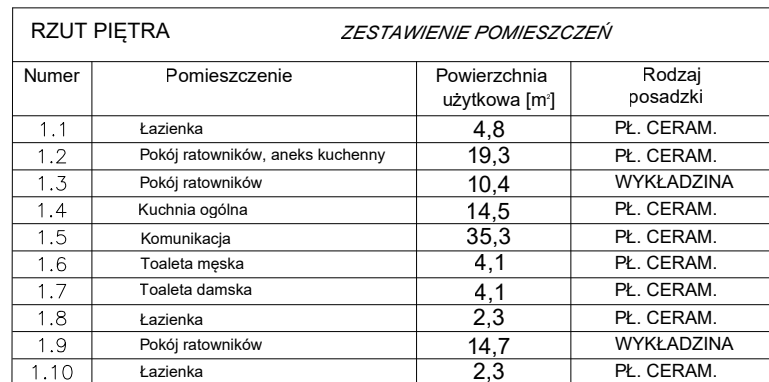

1.11	Pokój ratowników	14,0	WYKŁADZINA
1.12	Pokój ratowników	24,2	WYKŁADZINA
1.13	Łazienka	2,3	PL. CERAM.
1.14	Pokój ratowników	13,8	WYKŁADZINA
1.15	Łazienka	2,3	PL. CERAM.
1.16	Pokój ratowników	13,9	WYKŁADZINA
1.17	Łazienka	2,3	PL. CERAM.
1.18	Pokój ratowników	13,9	WYKŁADZINA
1.19	Łazienka	2,3	PL. CERAM.
1.20	Sala szkoleniowa ratowników	58,9	PL. CERAM.
1.21	Komunikacja	10,3	PL. CERAM.
1.22	Przedpokój	6,9	PL. CERAM.

RAZEM 276,9 m²

PRACOWNIA ARCHITEKTONICZNA MAREK WÓJCİK		ul. Władysława Orkana 8, 32 - 400 Myślenice, tel.: 502 430 628 email: pracownia.wojcik@gmail.com		
	INWESTOR: Grupa Podhalańska GOPR Aleja 1000-lecia 1 34-700 Rabka-Zdrój	TEMAT: Nadbudowa, przebudowa dachu jednospadowego na dwuspadowy, budowa windy osobowej w budynku stacji centralnej Grupy Podhalańskiej GOPR, budowa klatki schodowej wewnętrznej, dobudowa balkonów wraz z infrastrukturą techniczną		
	LOKALIZACJA: dz nr 4196/1, 34-700 Rabka-Zdrój Jedn. ewid.: 121112_4 Rabka-Zdrój Obręb ewid.: 0001 Rabka-Zdrój gmina Rabka-Zdrój, Powiat Nowotarski	PROJEKANT: mgr inż. Małgorzata Flaka MAP/0360/POOS/08	PODPIS:	DATA: 02. 2023
		BRANŻA: SANITARNA		
		SPRAWDZAJĄCY: mgr inż. Jan Jarosz 67/2003	FAZA: PROJEKT TECHNICZNY	
		NAZWA RYSUNKU:	RZUT PIĘTRA- WOD-KAN KLIMATYZACJA	
		SKALA: 1:100	NR RYSUNKU: S15	